


東側立面図 S:1/200

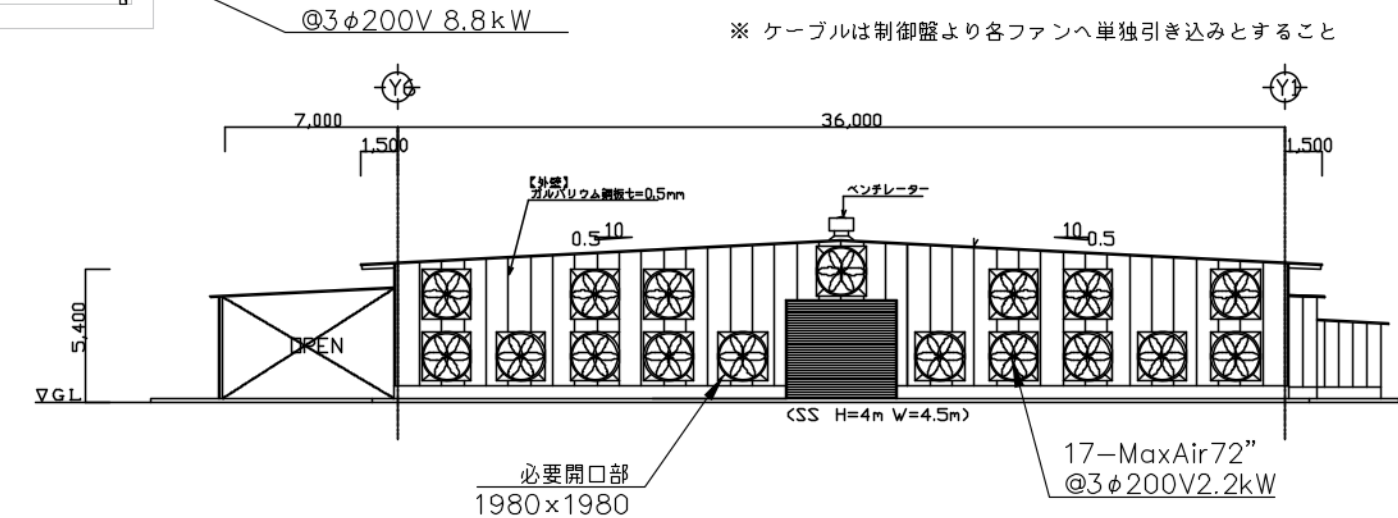

西側立面図 S:1/200

※ ケーブルは制御盤より各ファンへ単独引き込みとすること

特記事項	 ラクトシステム 株式会社	承認	検図	設計	製図	縮尺	A3 - 1/300	工事名		図番	
				三浦		年月日			図名	トンネル換気機械配置図	番号